

凡例




深谷建築設計工房 TEL 048-775-0099 FAX 048-775-0196

工事名称 川田谷生涯学習センター大規模改修機械設備工事

縮尺 1/100

図面名称 空調設備配管1階平面図(改修)

図面番号

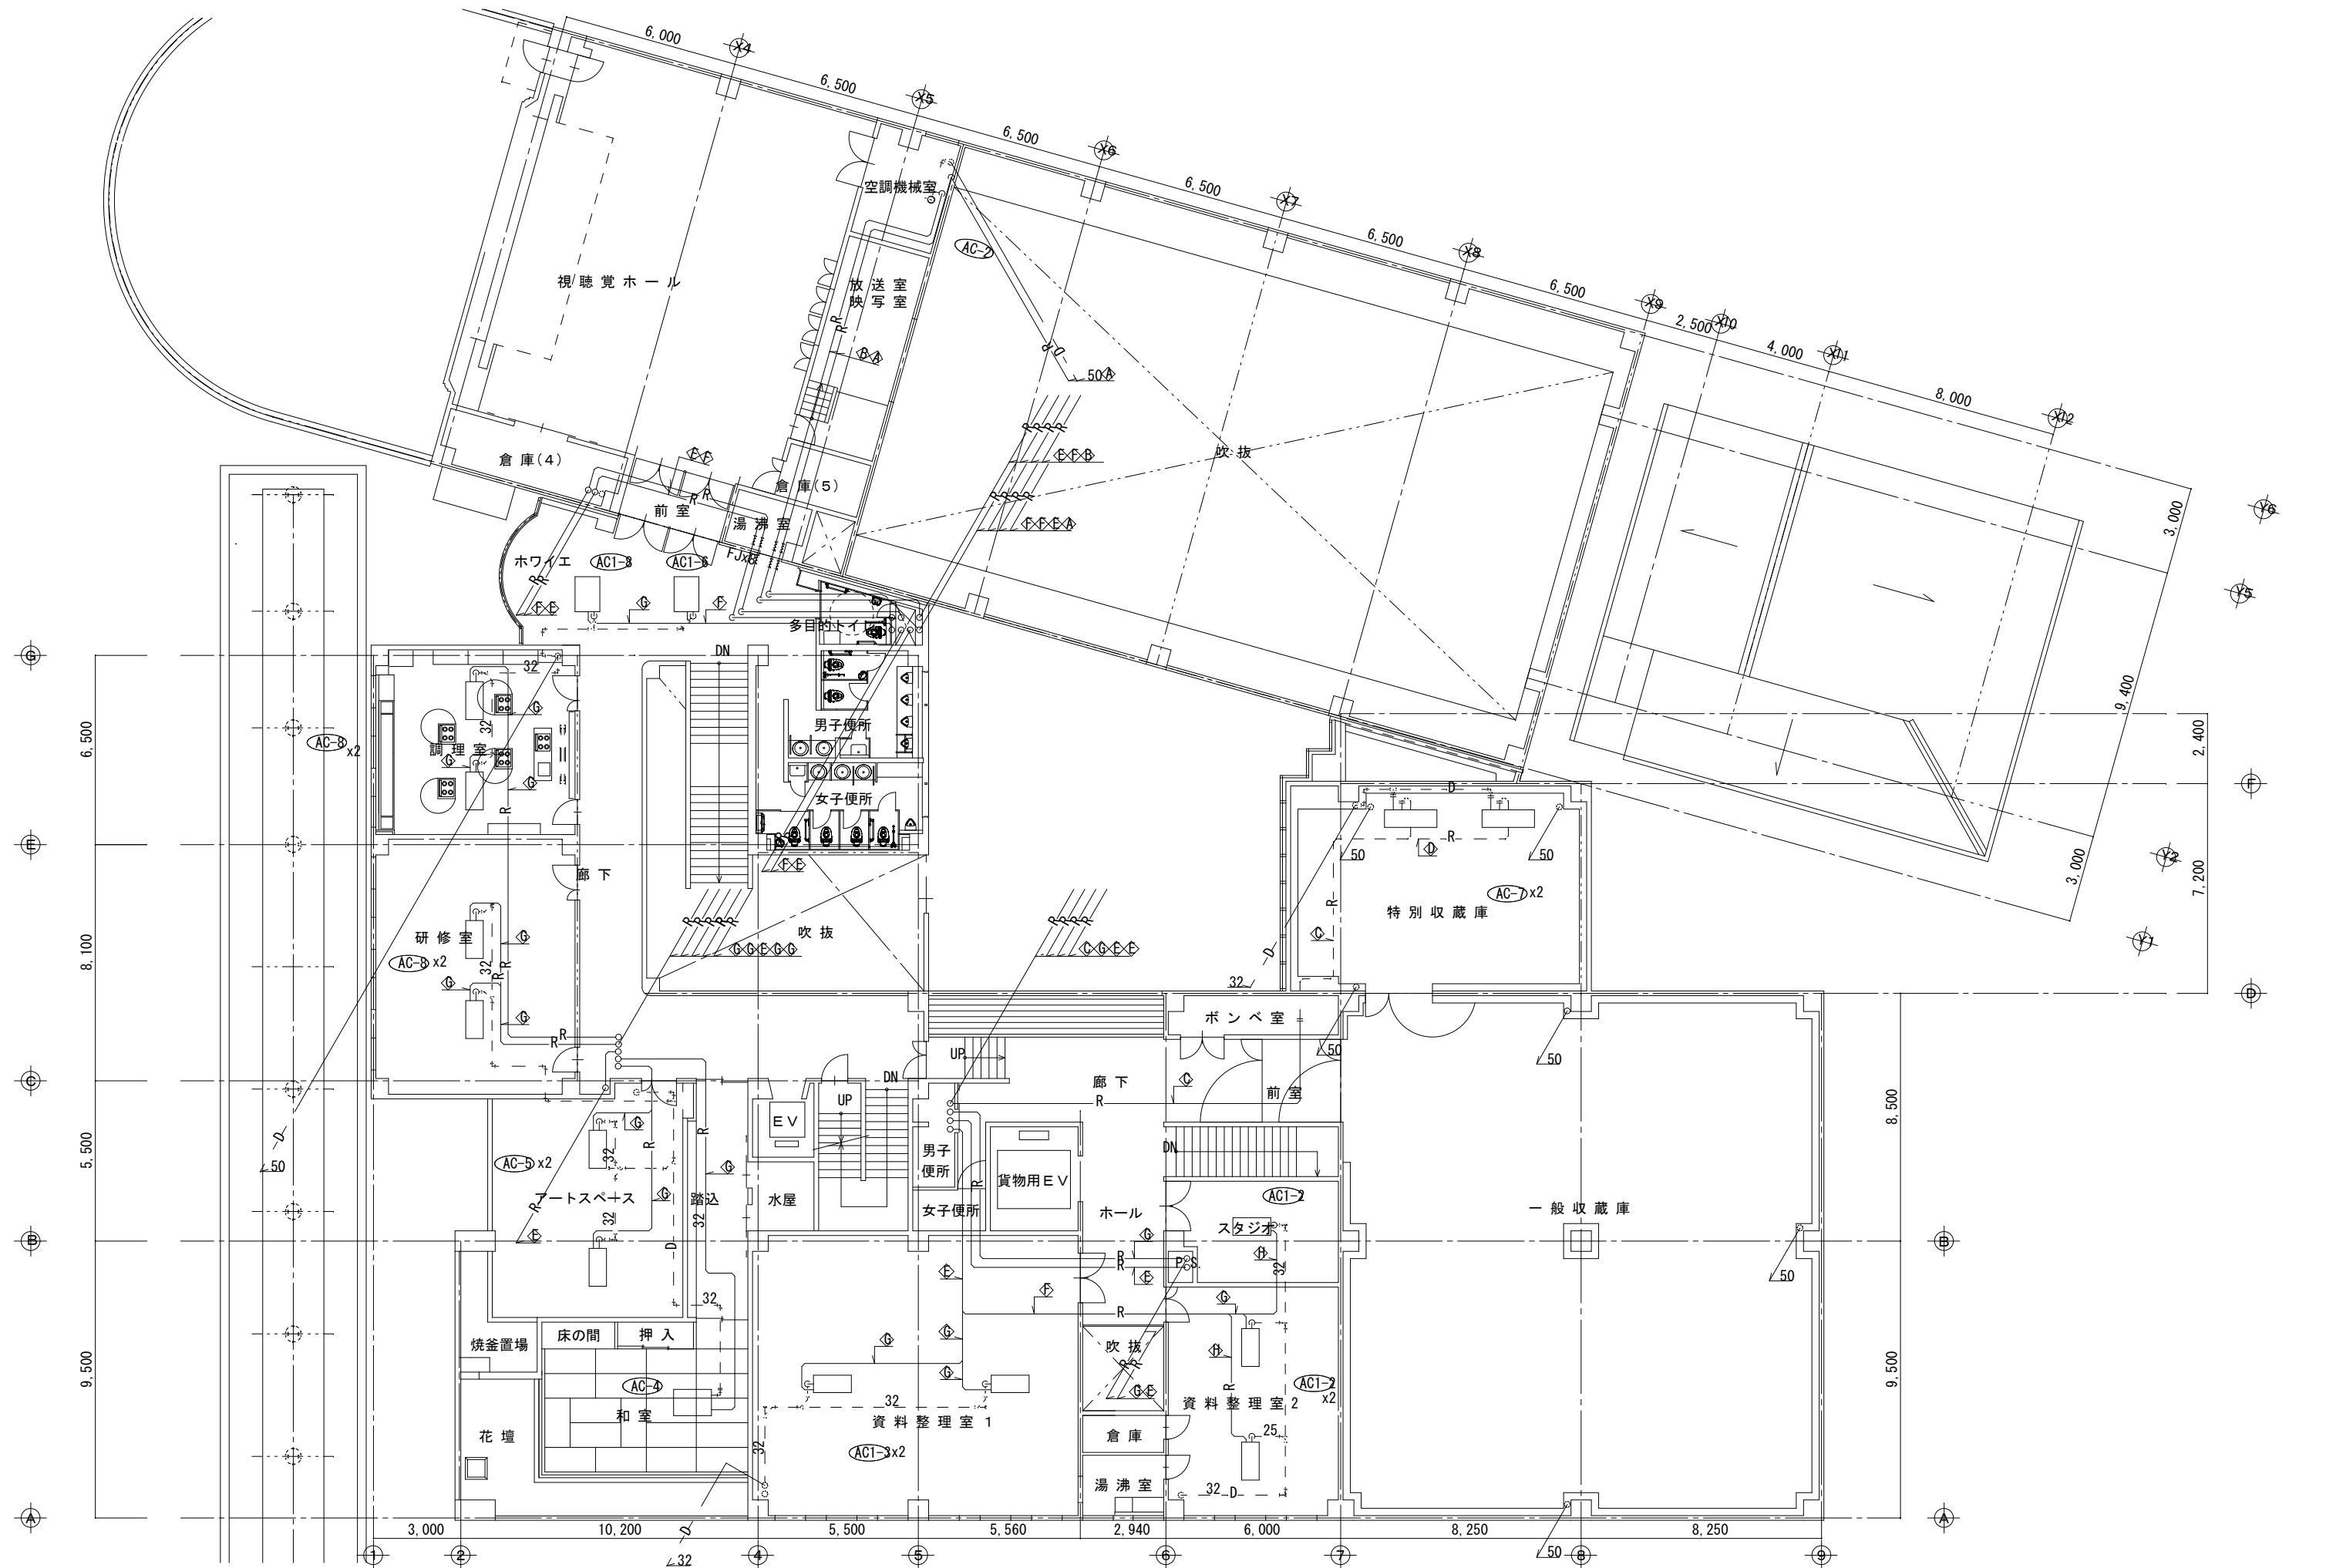

凡例



深谷建築設計工房 TEL 048-775-0099 FAX 048-775-0196

工事名称 川田谷生涯学習センター大規模改修機械設備工事

縮尺 1/100

図面名称 空調設備配管2階平面図(改修)

図面番号

2



凡例



深谷建築設計工房

TEL 048-775-0099
FAX 048-775-0196

工事名称

川田谷生涯学習センター大規模改修機械設備工事

縮尺

1/100

図面名称

空調設備配管R階平面図(改修)

図面番号

3